


RZUT DACHU 1:100

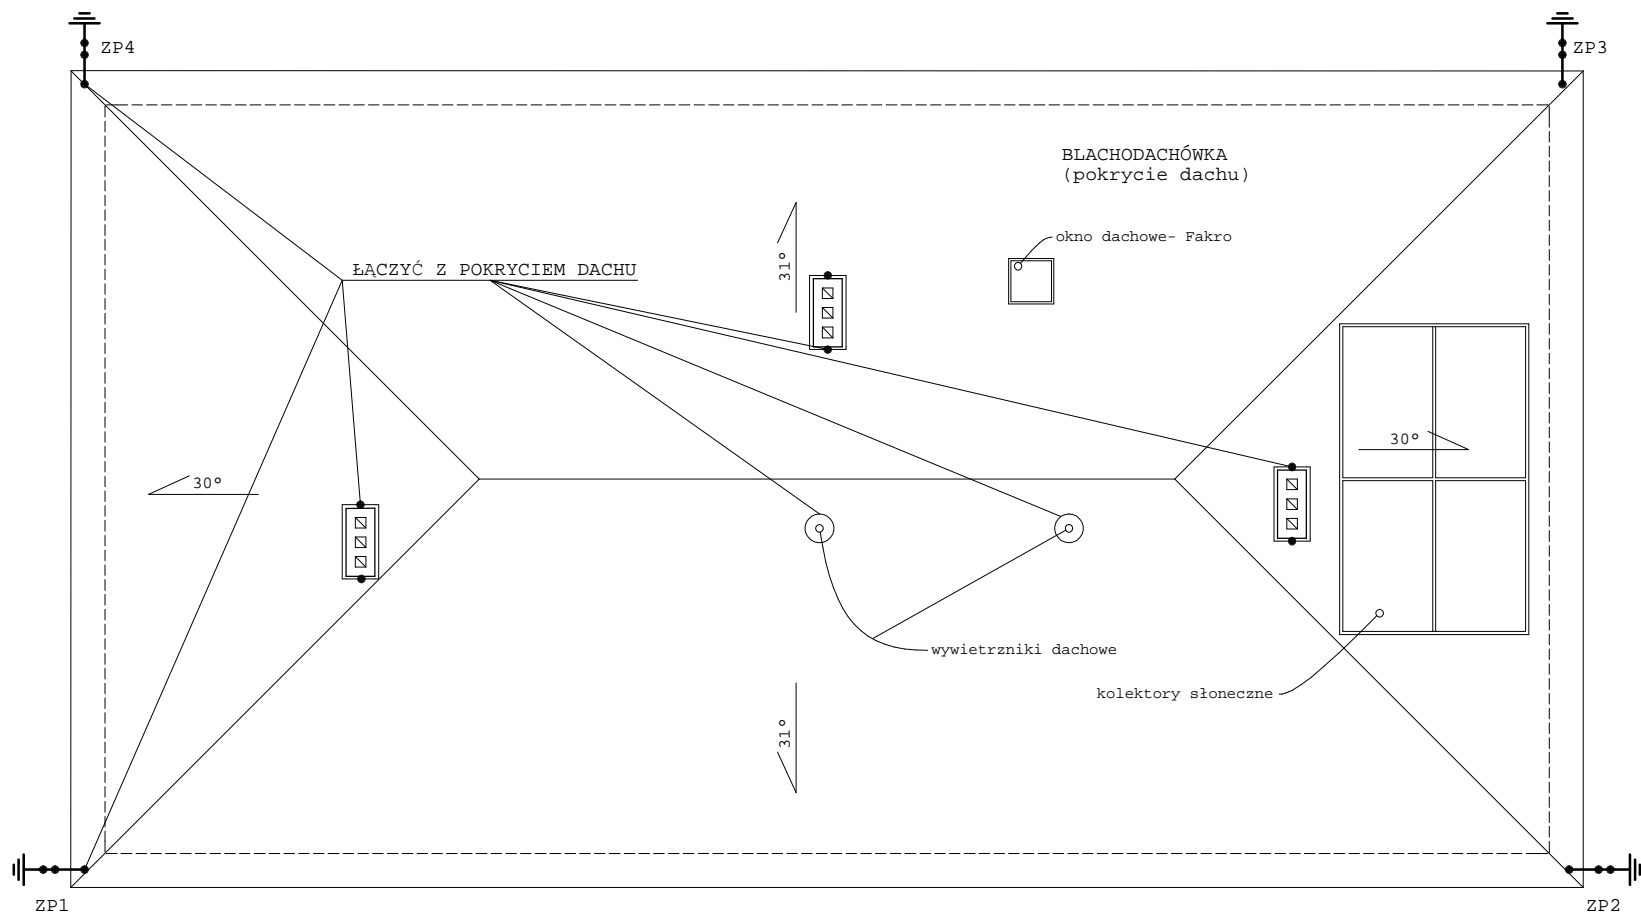

Zwody na kominach z drutu $\phi 6$ mm.
 Przewody odprowadzające z drutu $\phi 6$ mm.
 Przewody uziemiające z bednarki 25x4 mm.
 Uziom z pręta miedzianego $\phi 17,2$ mm.
 ZP1 do ZP4 złącza probiercze (kontrolne).
 Oporność uziemienia nie większa niż 10 Ω

Nazwa zadania	Budynek gospodarczy do obsługi boisk sportowych cz. elektryczna	
Adres	Korycin	
Nr geodezyjny działki	495/4	Rys. 4/7
Nazwa rysunku	Rzut dachu	Skala 1:100
Projektant	inż. Leonard Onufryjuk upr. nr Bł. 323/74, Bł 136/89	