


RZUT PIWNIC 1:100

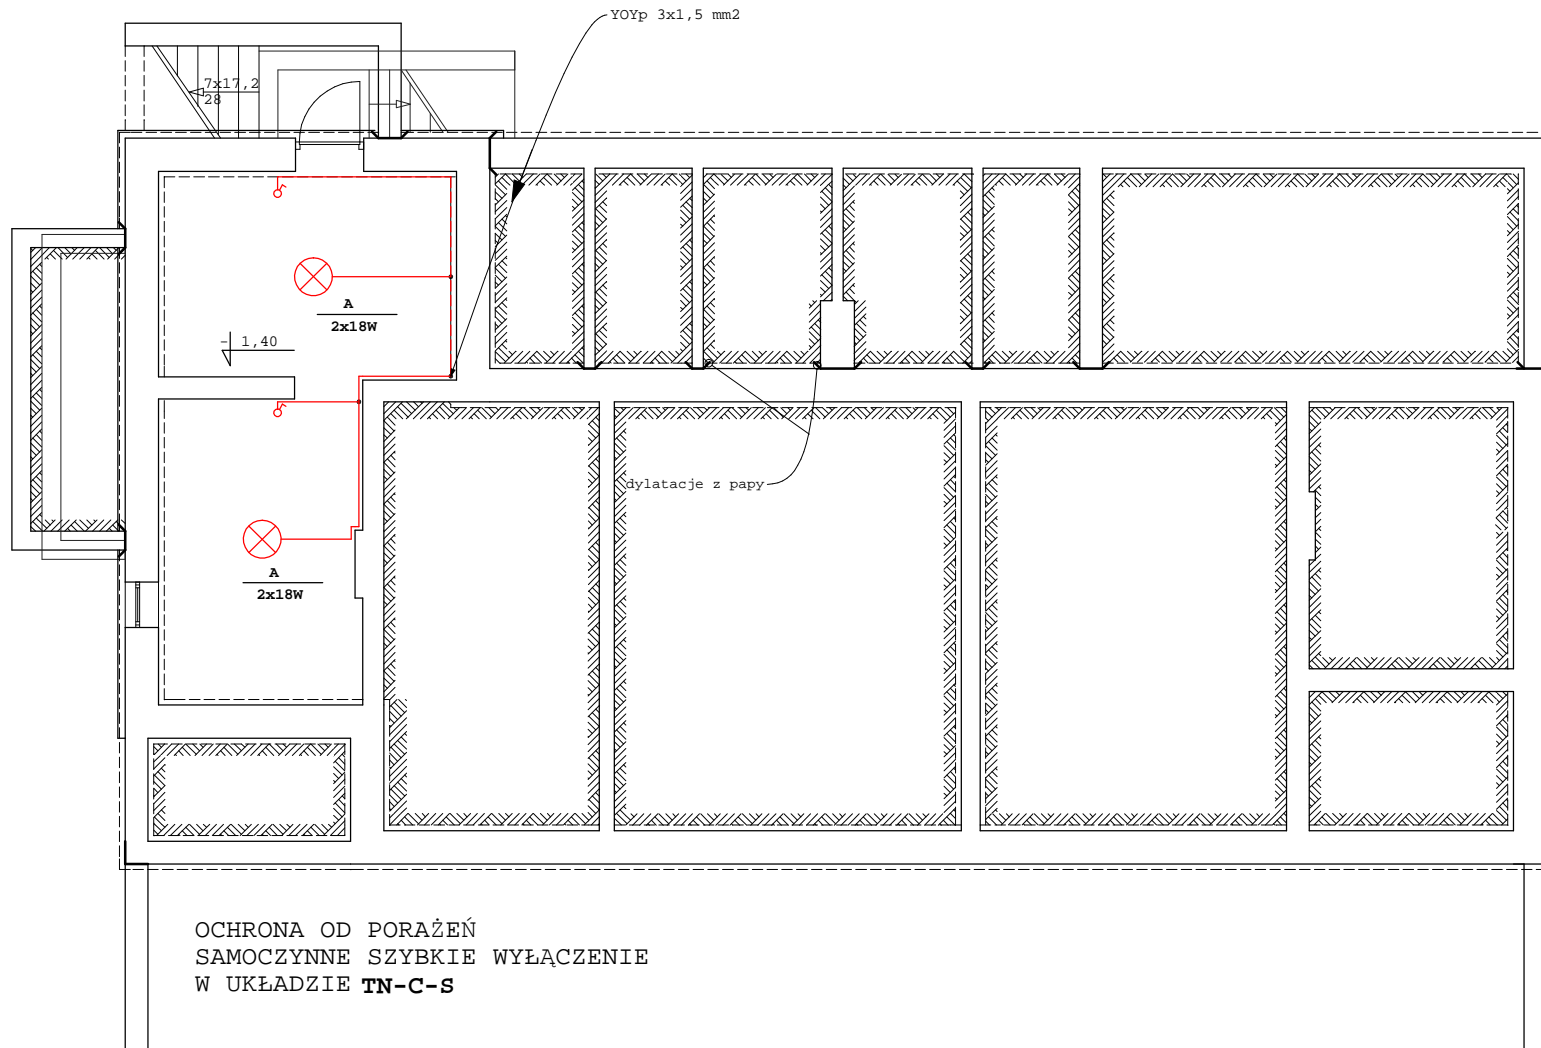

OCHRONA OD PORAŻEŃ
SAMOCZYNNIE SZYBKIE WYŁĄCZENIE
W UKŁADZIE **TN-C-S**

Nazwa zadania	Budynek gospodarczy do obsługi boisk sportowych cz. elektryczna	
Adres	Korycin	
Nr geodezyjny działki	495/4	Rys. 3/7
Nazwa rysunku	Rzut fundamentów	Skala 1:100
Projektant	inż. Leonard Onufryjuk upr. nr Bł. 323/74, Bł 136/89	