


Profil podłużny

SKALA 1: 100/100

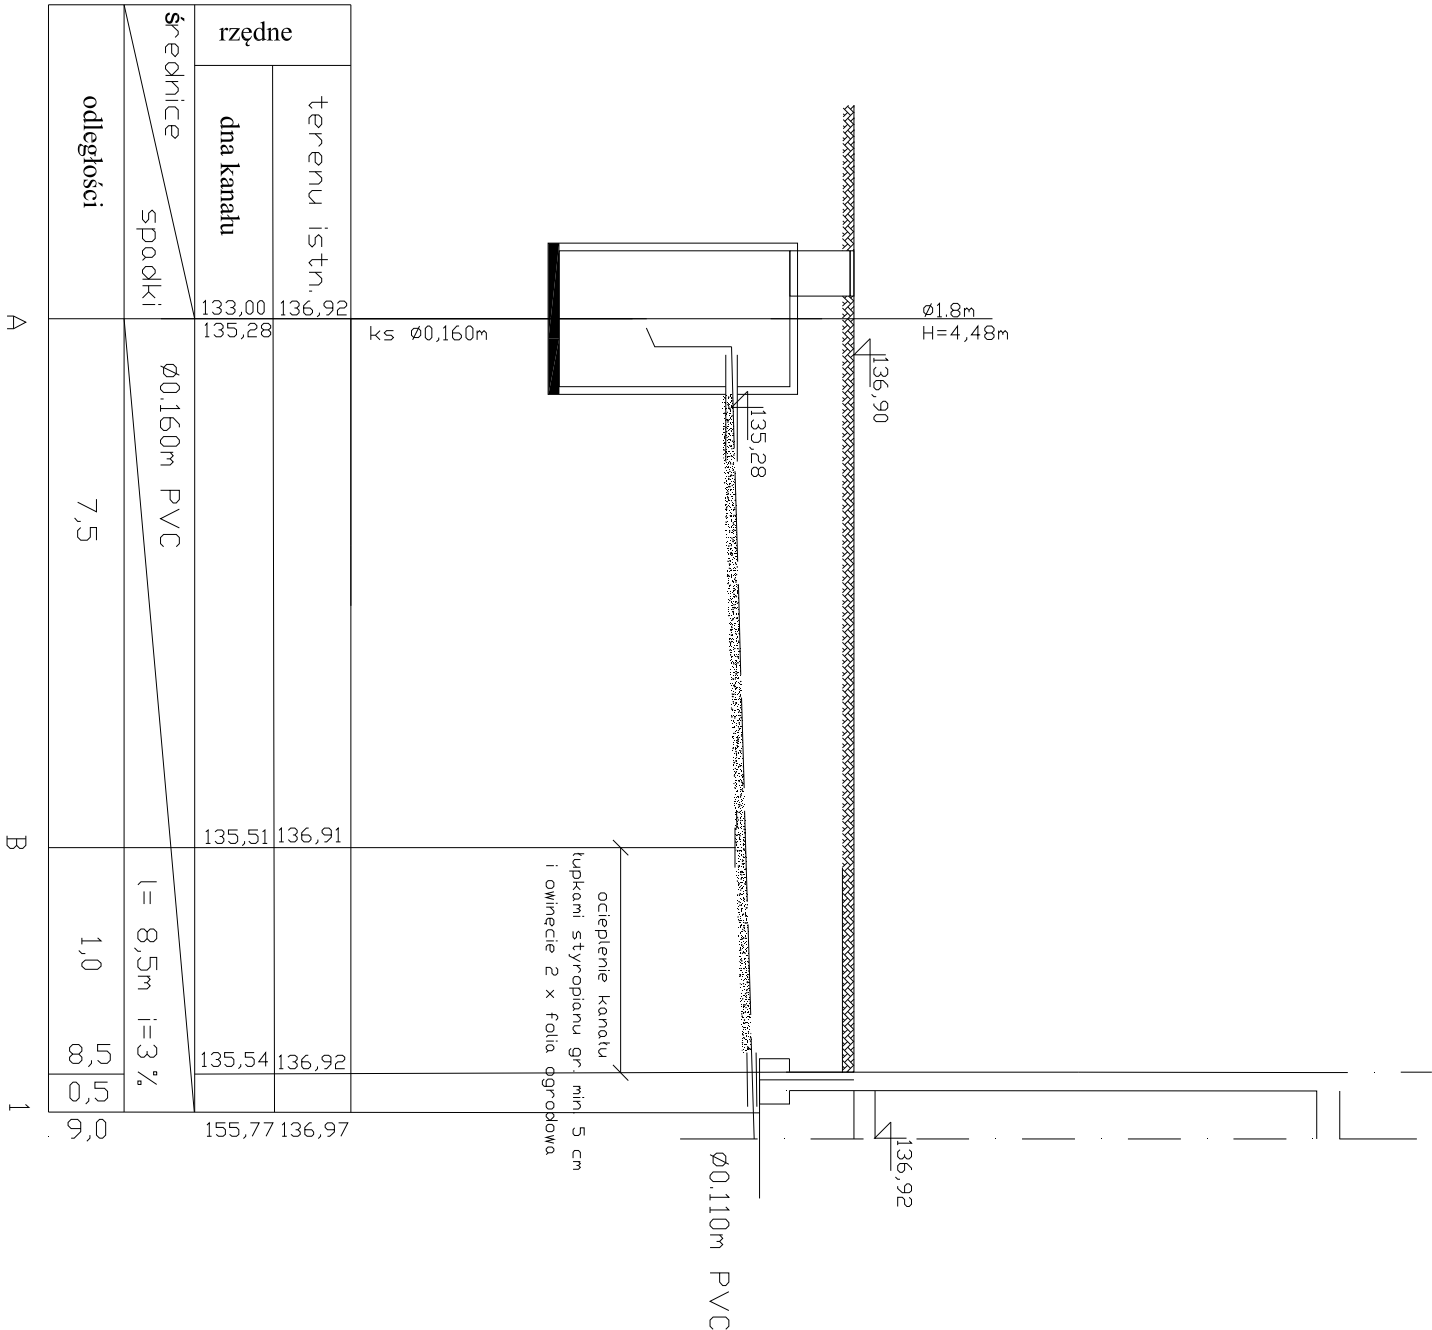

OZNACZENIA:
— proj. kanał sanitarny

BIURO PROJEKTOWE:	Biuro Usług "KONSUL BUD" ul. Włosa 102, 16-100 Sokółka, tel. 711 71 08	
NAZWA I ADRES OBIEKTU BUD.:	" PARK KULTUROWY KORYCIN-MILEWSZCZYŹNA " - remont i odbudowa stodoły wraz z naprawą istniejącego muru kamiennego i bram wjazdowych na działkach o numerze ewidencyj: gruntów 16 / 12 i 42 - zespołu folwarcznego ze zmianą sposobu użytkowania na cele edukacji turystycznej w obrębie wsi Milewszczyzna, Gmina Korycin	
PRZEDMIOT I SKALA RYSUNKU:	Profil podłużny instalacja kanalizacji SKALA 1 : 100/100	RYS.3 data:
AUTOR PROJEKTU :	mgr inż. ADAM DZIADUŁA Upř. bud. do proj. bez opřan. w specj. inst. w zakř. sieci. inst. i uzř. ciepliny, wentylacji, wř. i gazowych, wodocięgowych i kanalizacyjnych upř. nr MAZ/0178/POOS/06	