


RZUT PARTERU 1:100

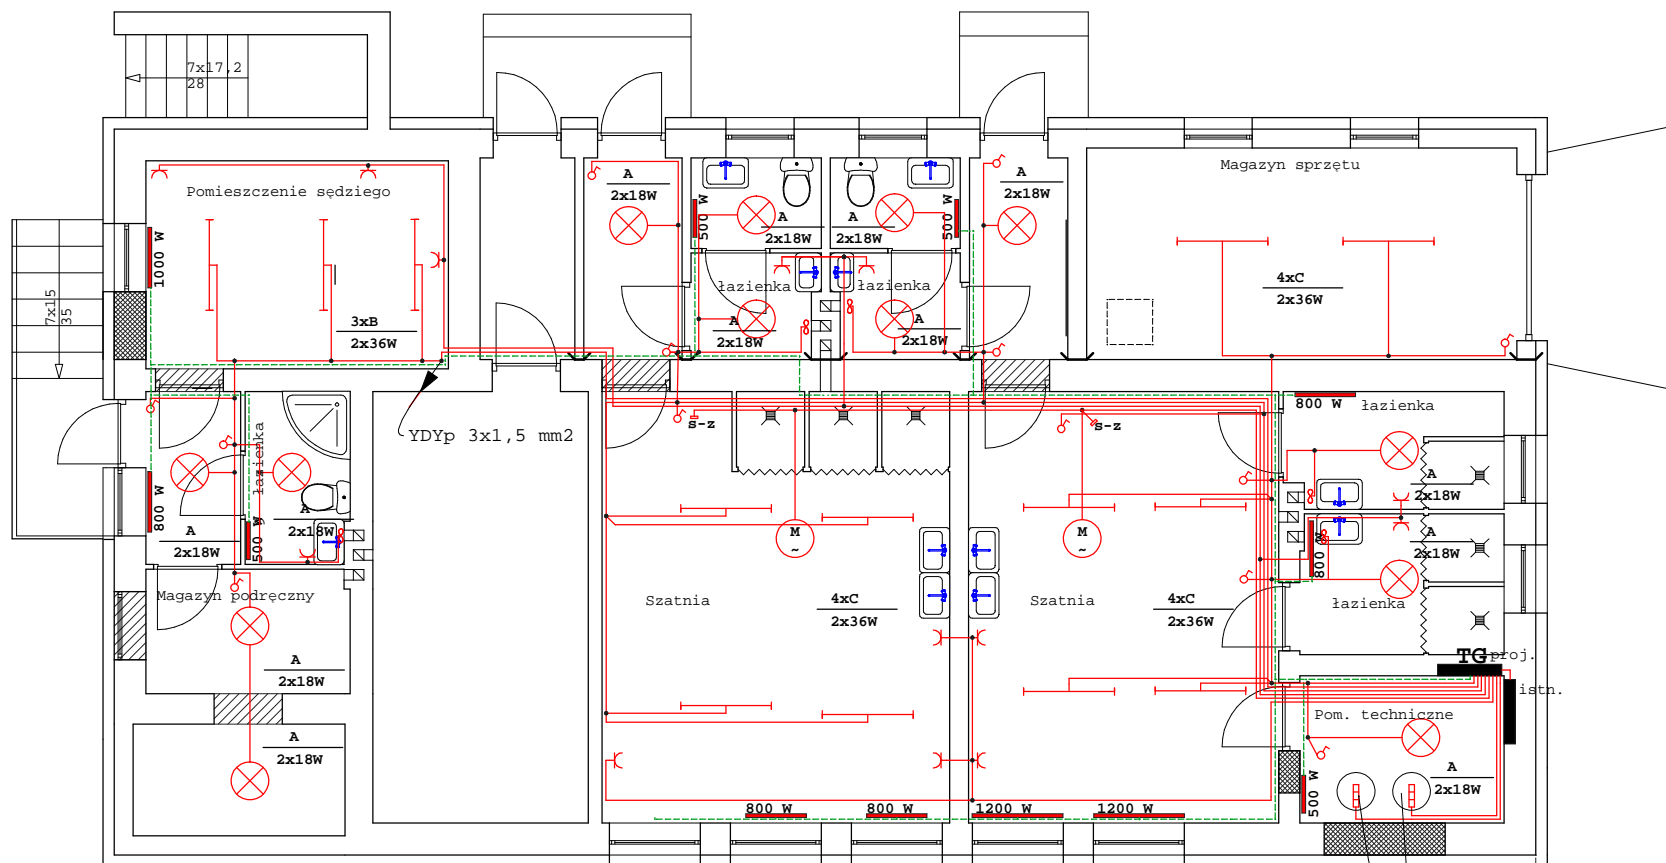

OCHRONA OD PORAŻEŃ SAMOCZYNNIE SZYBKE WYŁĄCZENIE W UKŁADZIE TN-C-S

- A - oprawa ścienna- sufitowa SELIA 218P (2x18 W)
- B - oprawa fluorescencyjna OWF 236 (2x36 W)
- C - oprawa fluorescencyjna strugoodporna OF-236 (2x36 W)
- wentylator łazienkowy SILENT 300 (17 W)
- wentylator dachowy Das 160 (90 W)
- s-z - zestaw sterowniczo zabezpieczający S-Z/1,0/1
- 800 W - grzejnik elektryczny

grzałki zbiorników c.w.u.

Nazwa zadania	Budynek gospodarczy do obsługi boisk sportowych cz. elektryczna	
Adres	Korycin	
Nr geodezyjny działki	495/4	Rys. 2/7
Nazwa rysunku	Rzut przyziemia	Skala 1:100
Projektant	inż. Leonard Onufryjuk upr. nr Bł. 323/74, Bł 136/89	